
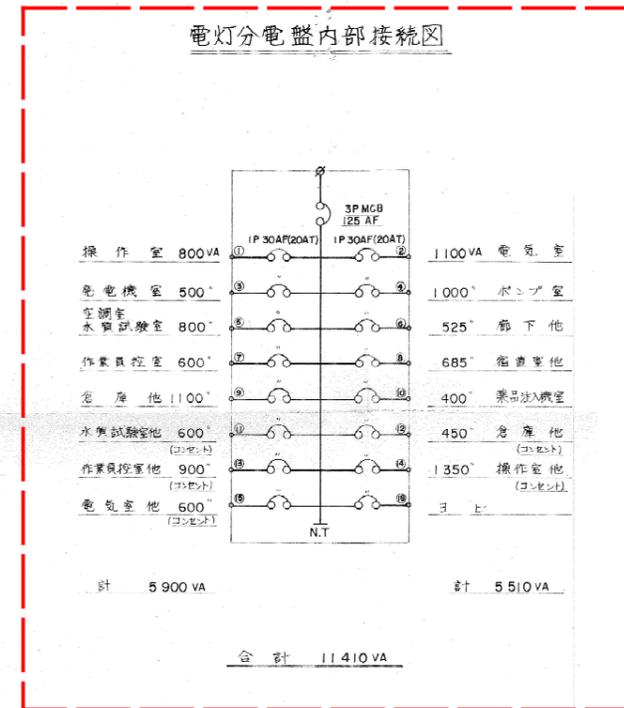
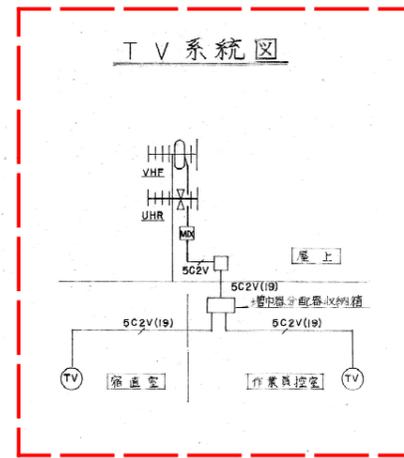
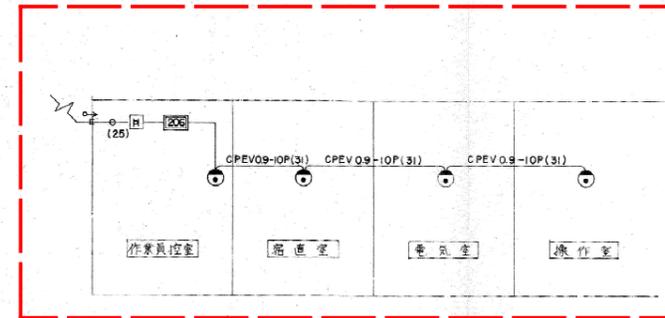


【今回工事】

— — — — — : 撤去

- ※管理棟内の電気設備機器、配管・配線の撤去。
- ※コンクリート打込み配管は、見込まない。
- ※管理棟外の地中埋設配管・配線は、見込まない。

年度	令和 6 年度		
工事名	(ゼロ債務)横瀬町姿見山浄水場解体工事		
図面名	管理棟 電灯・コンセント・弱電設備図(1)		
縮尺	1/100	図番	E-5
秩父広域市町村圏組合水道局			

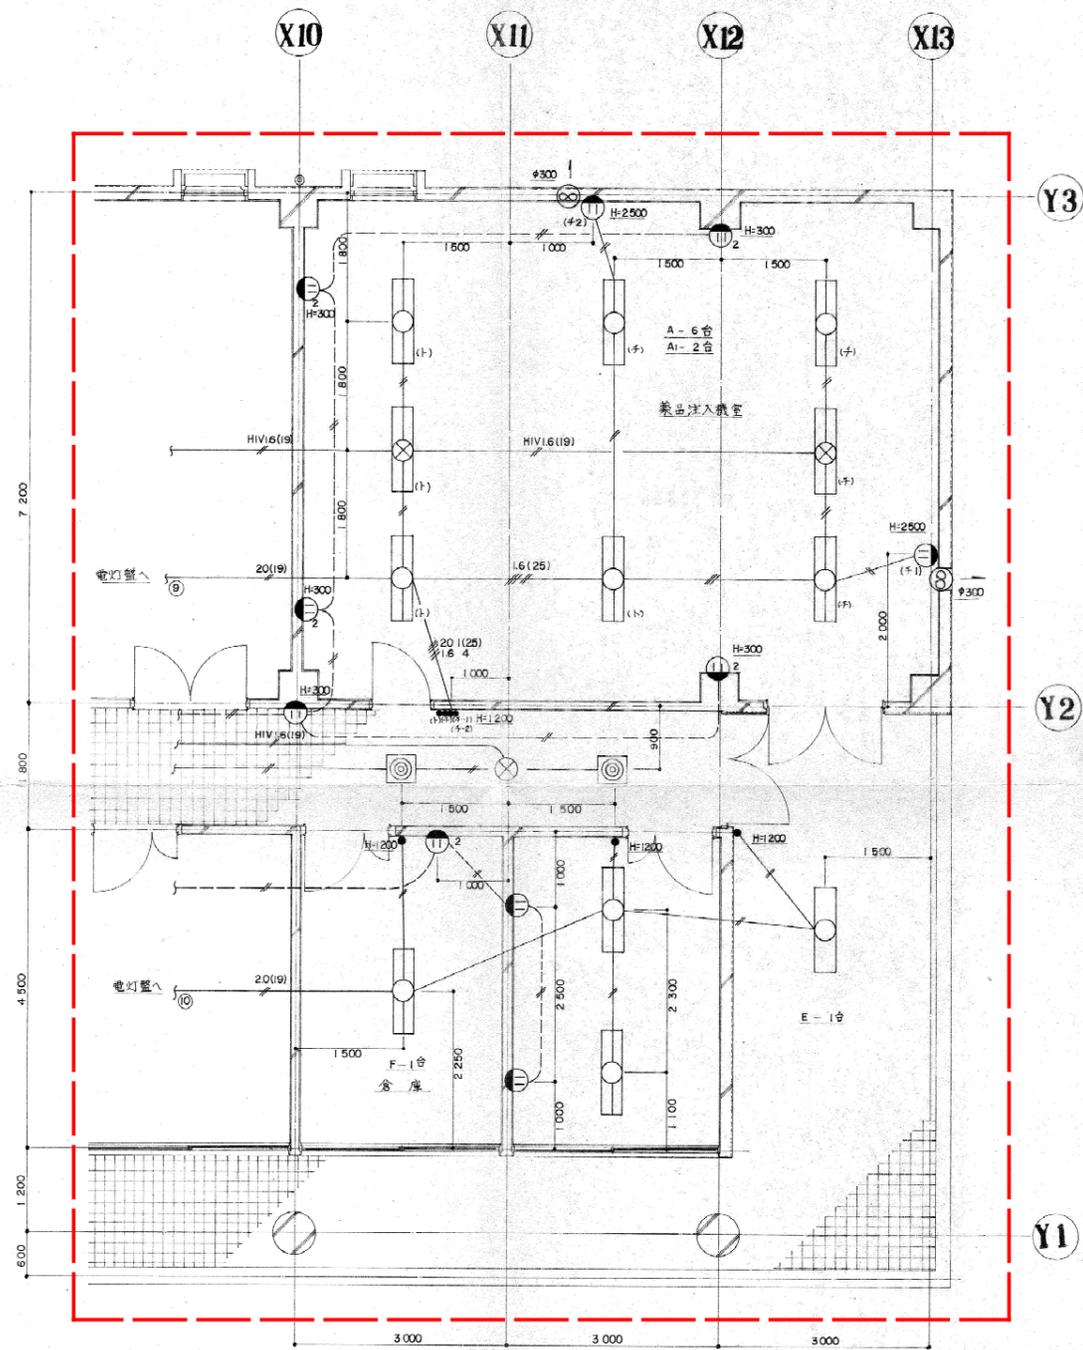

図記号	凡 例	備 考
■	電灯分電盤	16回路
○	天井灯	
□	壁灯	
⊗	埋込壁灯	
⊙	壁付コンセント	
○	立上り 立下り	
□	接続箱	
—	天井いんべい配線	
—	床いんべい配線	
⊗	蛍光灯	(※省エネ型LED照明)
⊗	非常灯 (40W)	
⊙	電話用アクトレット	
⊙	保安器	
⊙	TVアンテナアクトレット	
⊙	電話主装置	206型
⊙	ボタン電話機	
⊙	原線電話機	

特記なき配線は下記のとおり
 — 1.6×2(19)
 — 1.6×3(19)

【今回工事】

— — — — — : 撤去

- ※管理棟内の電気設備機器、配管・配線の撤去。
- ※コンクリート打込み配管は、見込まない。
- ※管理棟外の地中埋設配管・配線は、見込まない。

年度	令和6年度		
工事名	(ゼロ債務)横瀬町姿見山浄水場解体工事		
図面名	管理棟 電灯・コンセント・弱電設備図(2)		
縮尺	1/100	図番	E-6
秩父広域市町村圏組合水道局			